



Comune di Napoli

Direzione centrale Cultura, turismo e sport
Servizio Progettazione, realizzazione e manutenzione impianti Sportivi
Progetto esecutivo



Rup: geom. Antonio Riccio

Progettisti:

arch. Vincenzo Quaranta


istr. tecnico Aniello Manzo

geom. Domenico Memmitti


Vincenzo Quaranta
Aniello Manzo
Domenico Memmitti

Lavori di adeguamento alle norme antincendio delle vie di esodo, e delle gradinate dello stadio e realizzazione della seconda addizione idrica per il complesso sportivo Stadio San Paolo

Stato di fatto - pianta anello inferiore	Scala: VARIE
Elaborato n.: PE_SF_PAI_014	Revisione:
Data: Dicembre 2017	

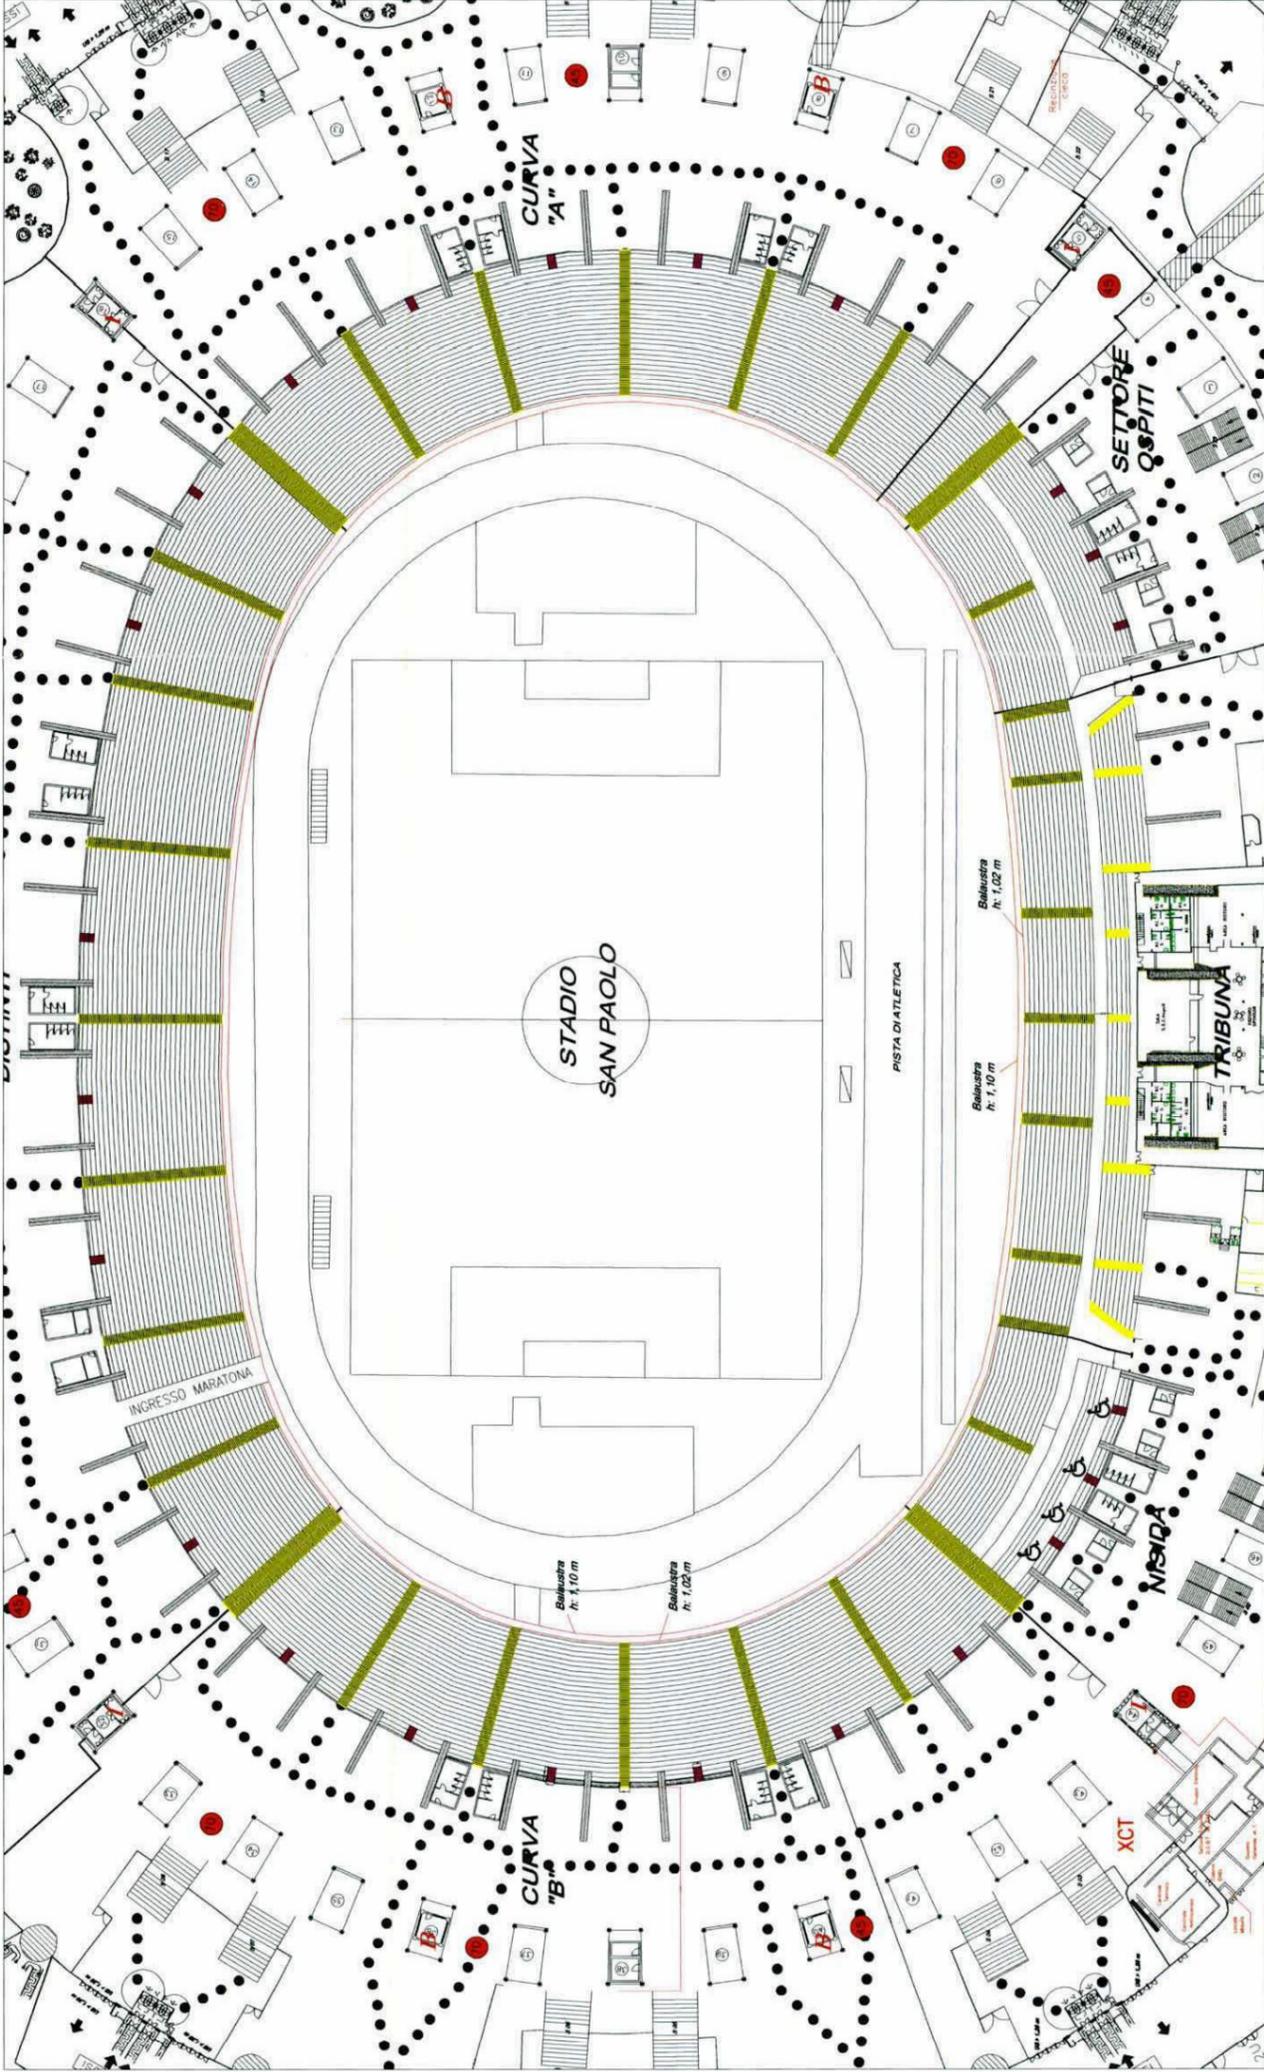

pianta anello inferiore - stato di fatto scala 1:500

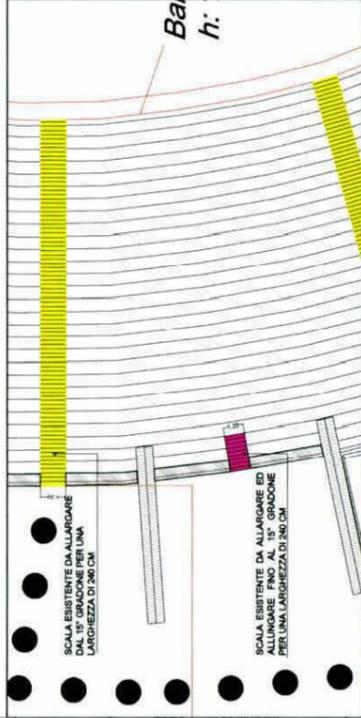

particolare scale anello inferiore - stato di fatto scala 1:200