




Comune di Napoli

Direzione centrale Cultura, turismo e sport
Servizio Progettazione, realizzazione e manutenzione impianti Sportivi
Progetto esecutivo

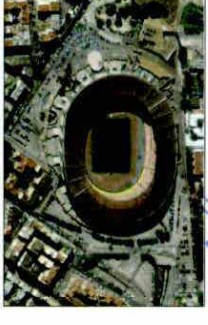

Rup: geom. Antonio Riccio

Progettisti:

arch. Vincenzo Quaranta


istr. tecnico Aniello Manzo

geom. Domenico Mennitti


Vincenzo Quaranta
Aniello Manzo
Domenico Mennitti

Lavori di adeguamento alle norme antincendio delle vie di esodo, e delle gradinate dello stadio e realizzazione della seconda adduzione idrica per il complesso sportivo Stadio San Paolo


Scala:	VARIE
Stato di progetto - pianta anello inferiore	
Elaborato n.:	PE_SP_PAL_016
Data:	Dicembre 2017
Revisione:	

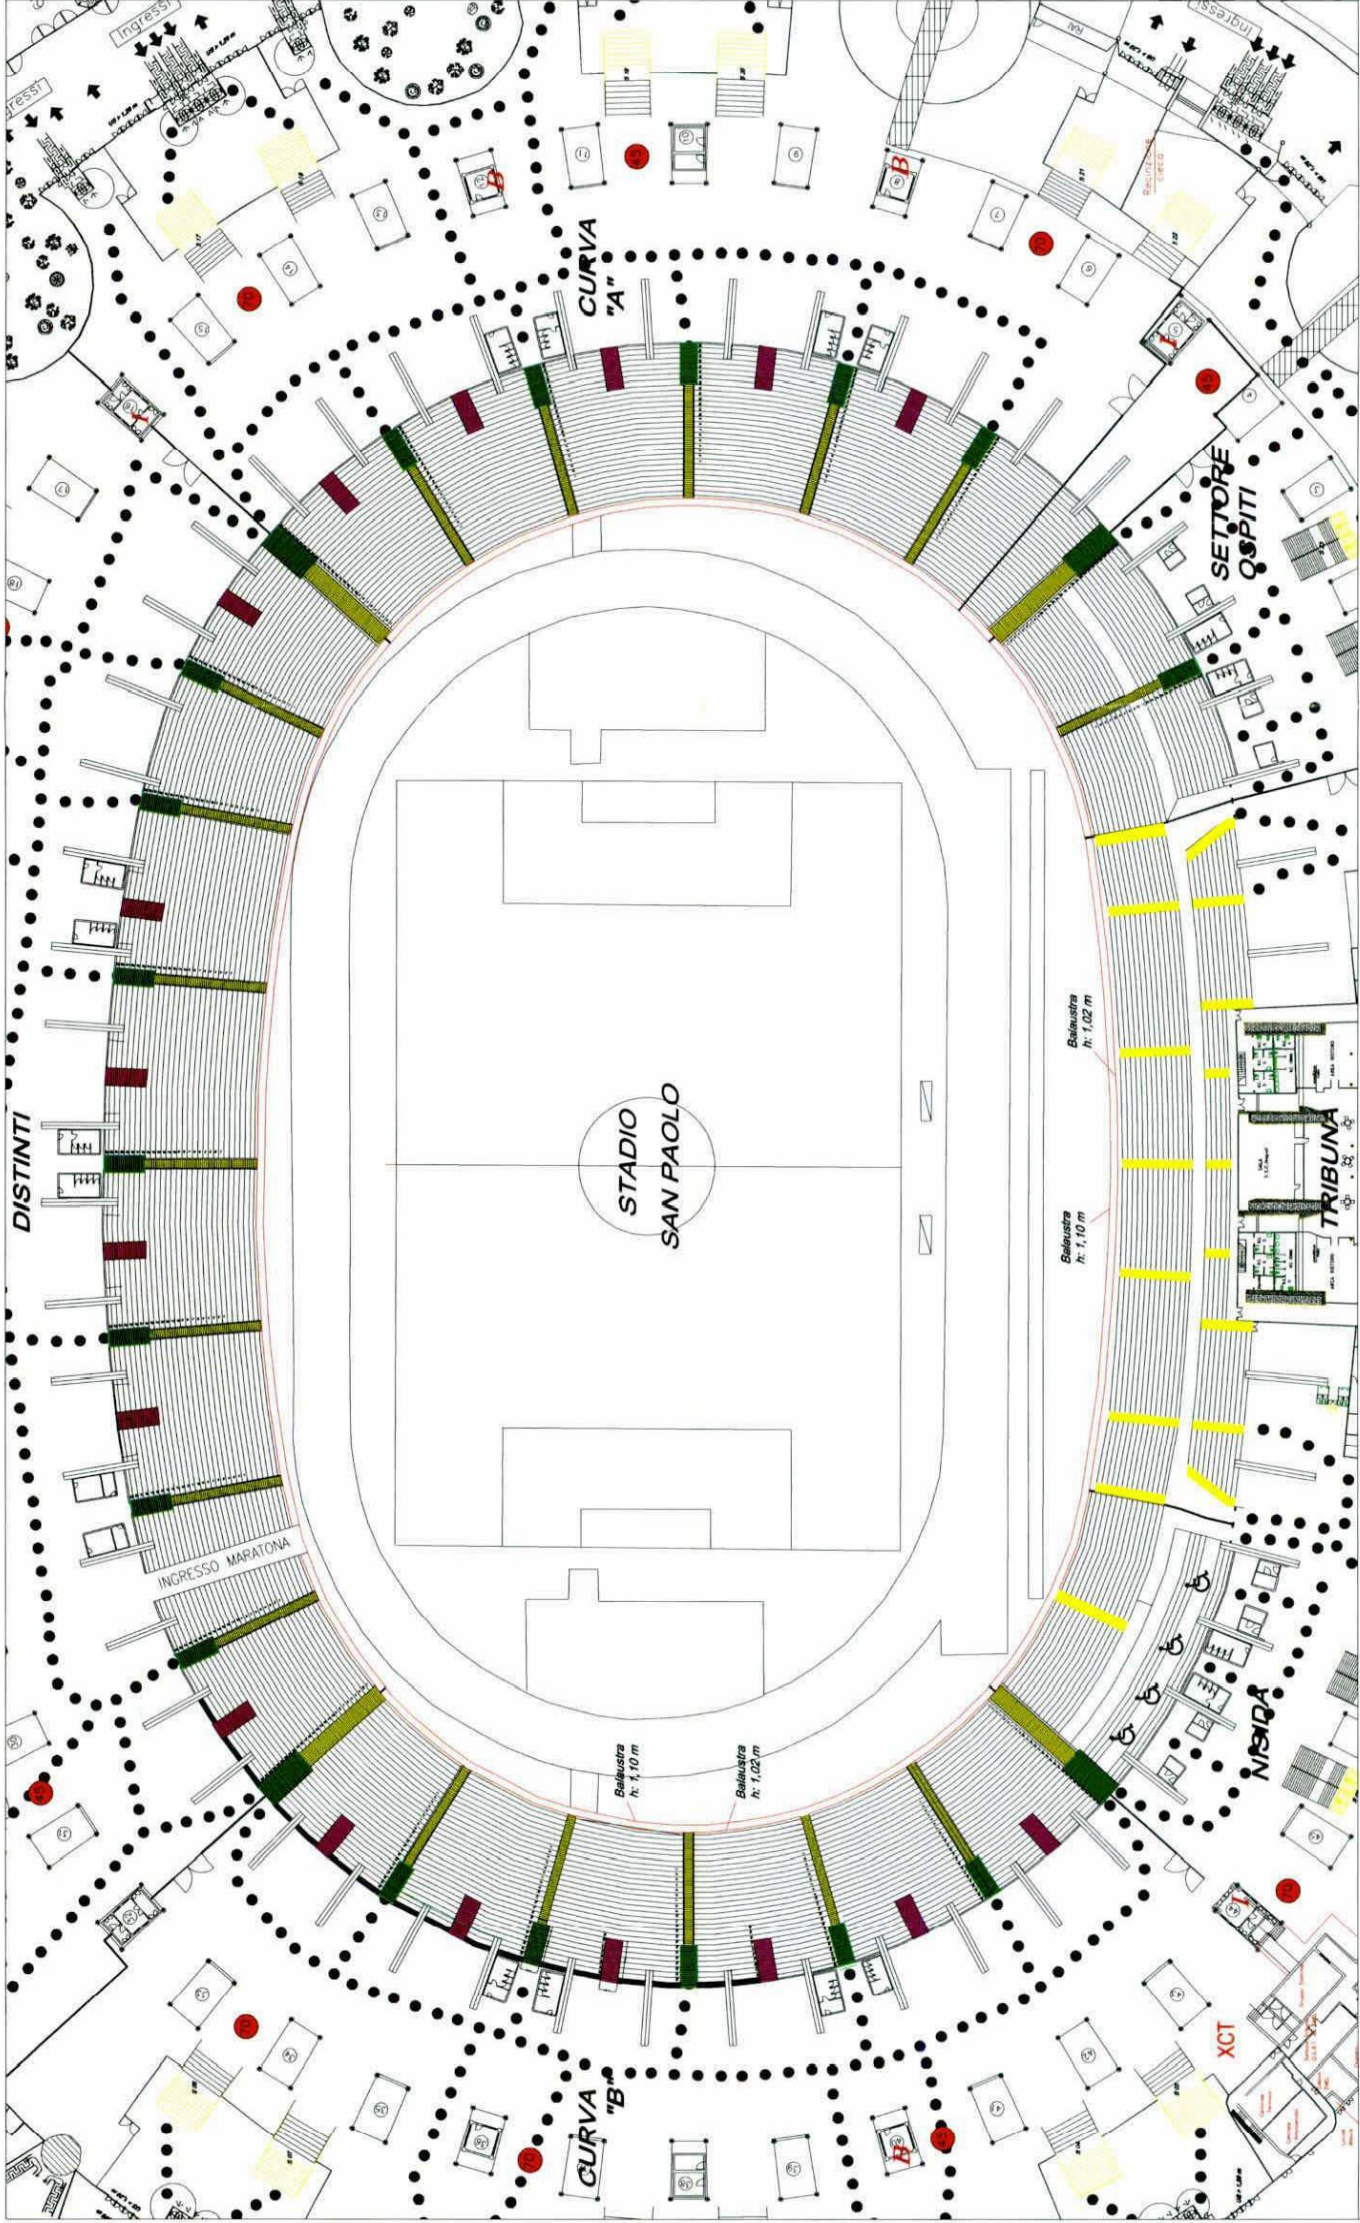


pianta anello inferiore - stato di progetto scala 1:500

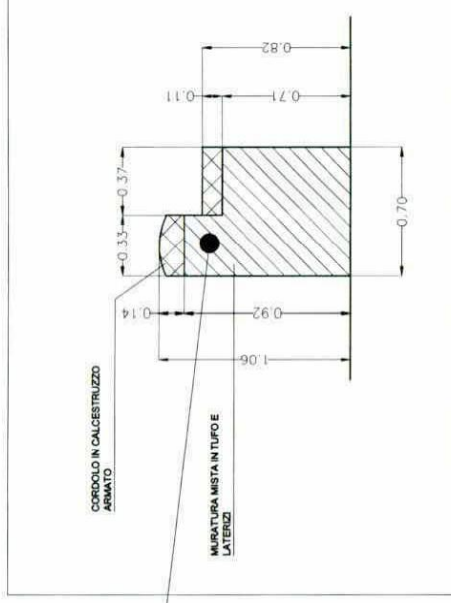


sezione mutretto in tufo e laterizi da tagliare scala 1:200

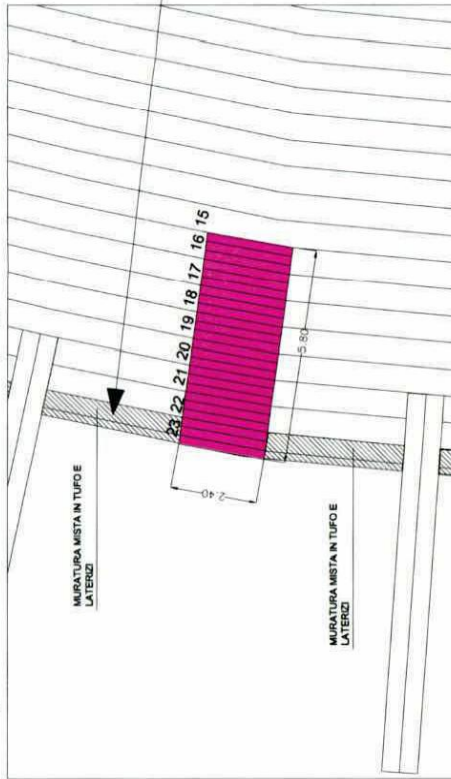

particolare tipo varco e scala stato di progetto scala 1:100

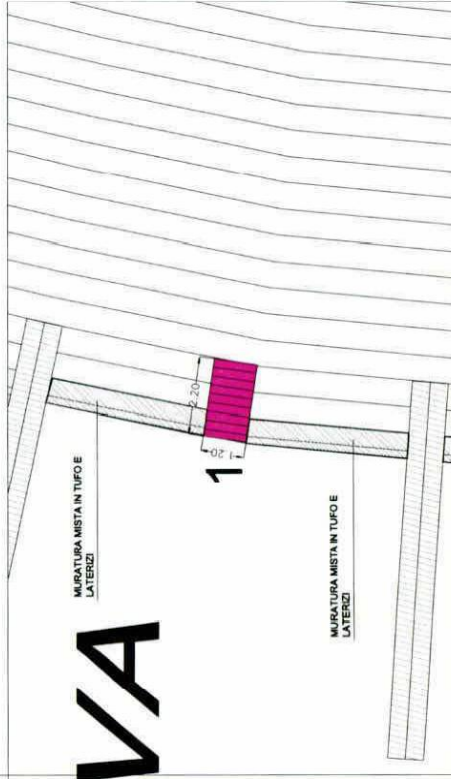

particolare tipo varco e scala da allargare stato di fatto scala 1:100

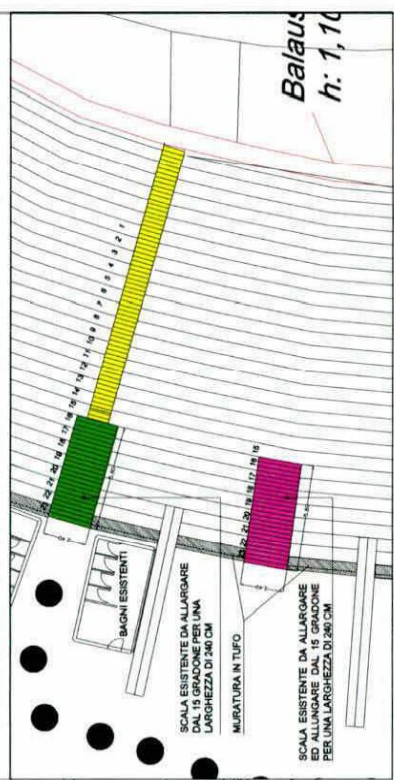

particolare scale anello inferiore - stato di progetto scala 1:200