



# Comune di Napoli

Direzione centrale Cultura, turismo e sport

Servizio Progettazione, realizzazione e manutenzione impianti Sportivi

Progetto esecutivo



Rup: geom. Antonio Riccio

Progettisti:

arch. Vincenzo Quaranta

istr. tecnico Aniello Manzo

geom. Domenico Mennitti

*Antonio Riccio*  
*Vincenzo Quaranta*  
*Aniello Manzo*  
*Domenico Mennitti*

Lavori di adeguamento alle norme antincendio delle vie di esodo, e delle gradinate dello stadio e realizzazione della seconda adduzione idrica per il complesso sportivo Stadio San Paolo

Scala:

VARIE

Stato di progetto - Planimetria generale anello superiore


Elaborato n.:

PE\_SP\_PAS\_017


Data:

Dicembre 2017

Revisione:

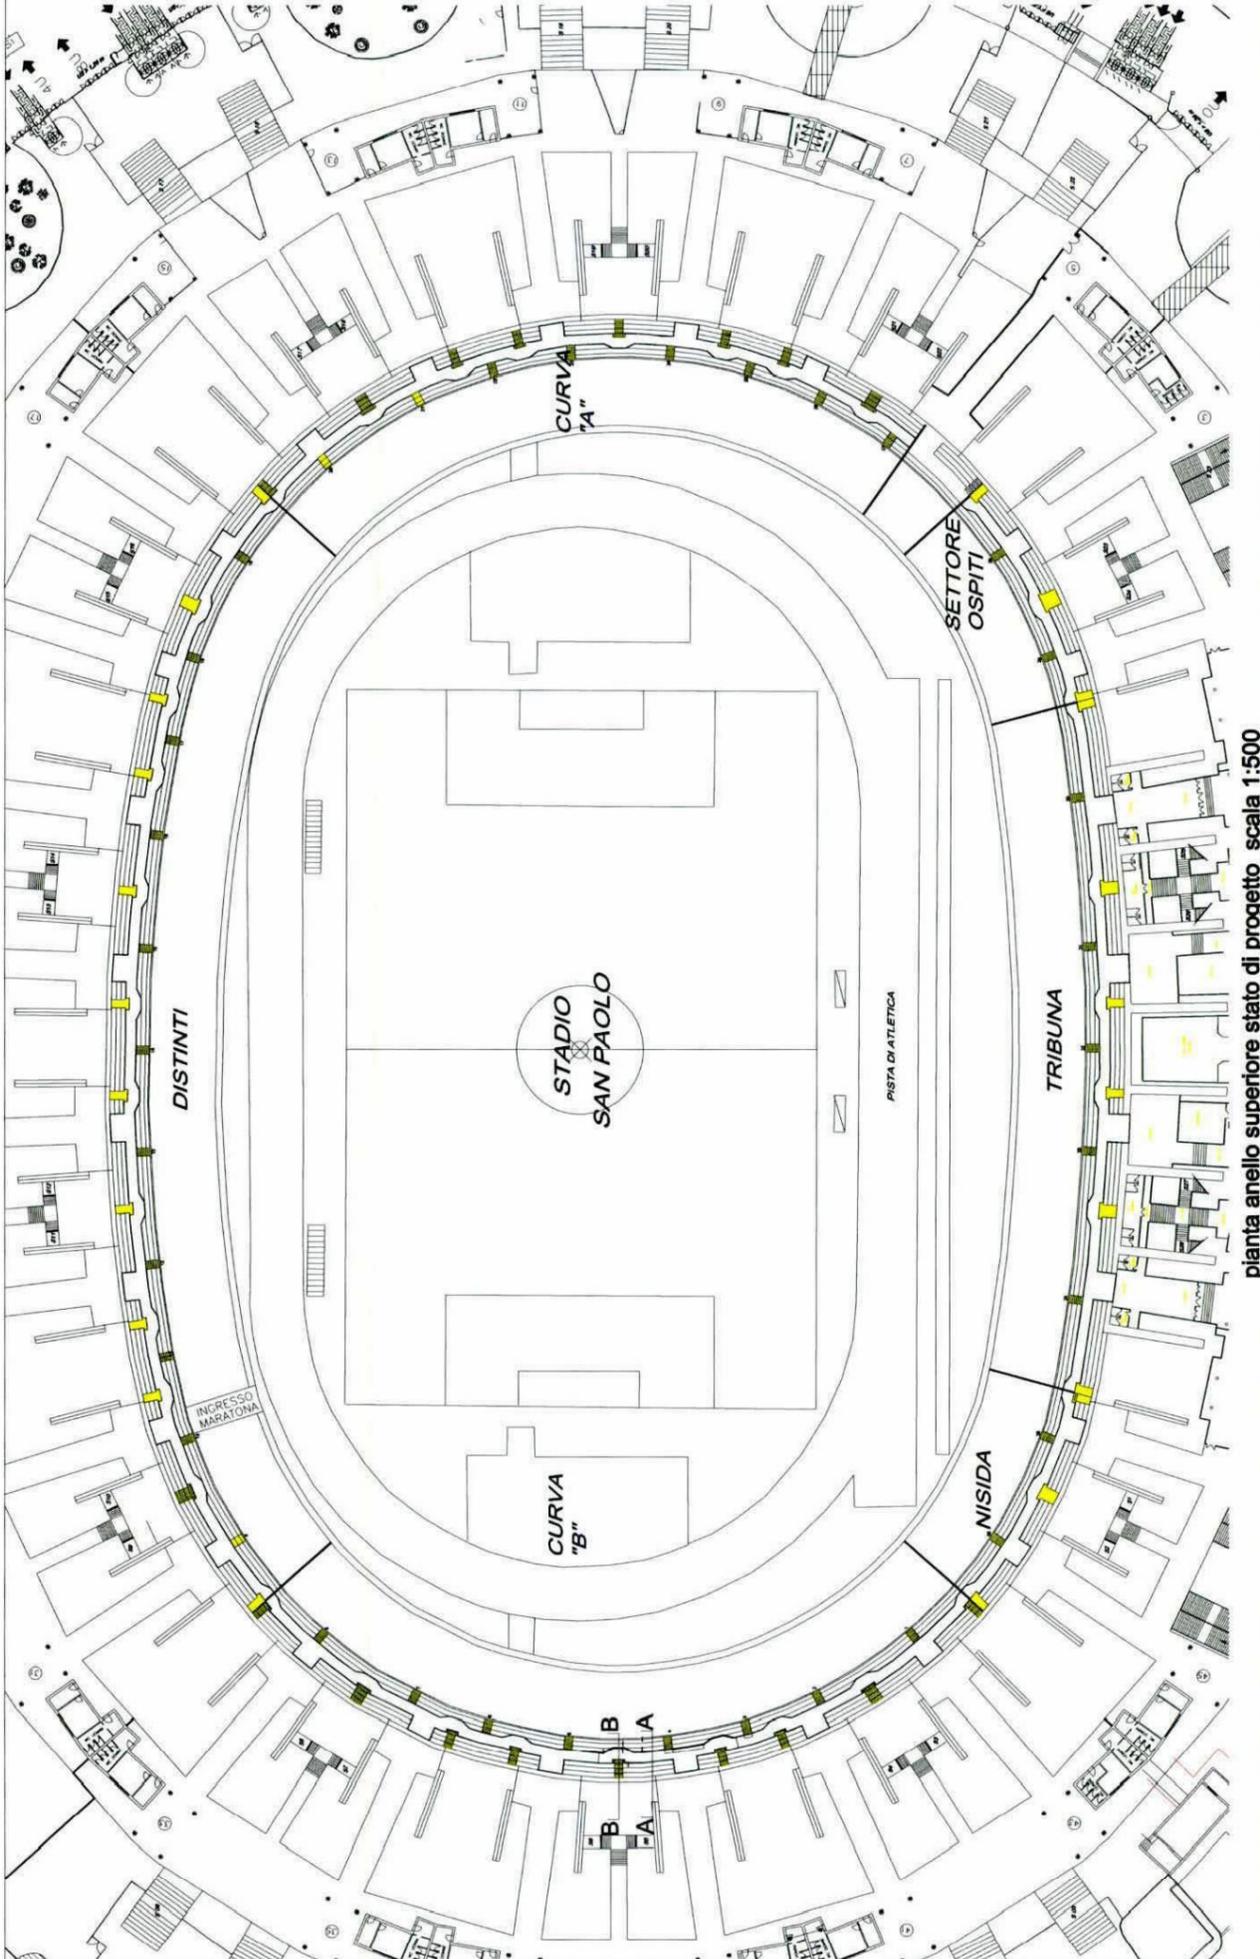

pianta anello superiore stato di progetto scala 1:500

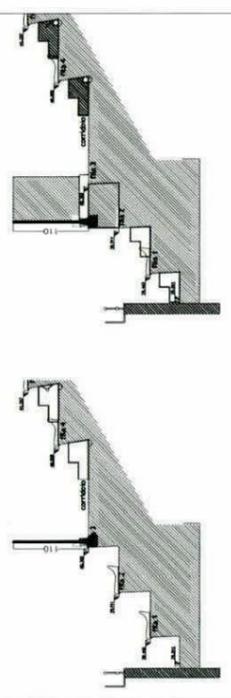

sezione AA scala 1:50

sezione BB

scala 1:50