




**Comune di Napoli**  
 Direzione centrale Cultura, turismo e sport  
 Servizio Progettazione, realizzazione e manutenzione impianti Sportivi  
 Progetto esecutivo

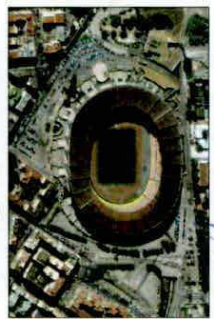


Rup: geom. Antonio Riccio  
 Progettisti:  
 arch. Vincenzo Quaranta  
 istr. tecnico Aniello Manzo  
 geom. Domenico Mennitti

Lavori di adeguamento alle norme antincendio delle vie di esodo, e delle gradinate dello stadio e realizzazione della seconda adduzione idrica per il complesso sportivo Stadio San Paolo

Scala:	1:50
Particolare tipo allargamento corsello quota 40,36 m	
Elaborato n.:	PE_SP_PAR_AS_019
Data:	Dicembre 2017
Revisione:	



foto installazioni similari

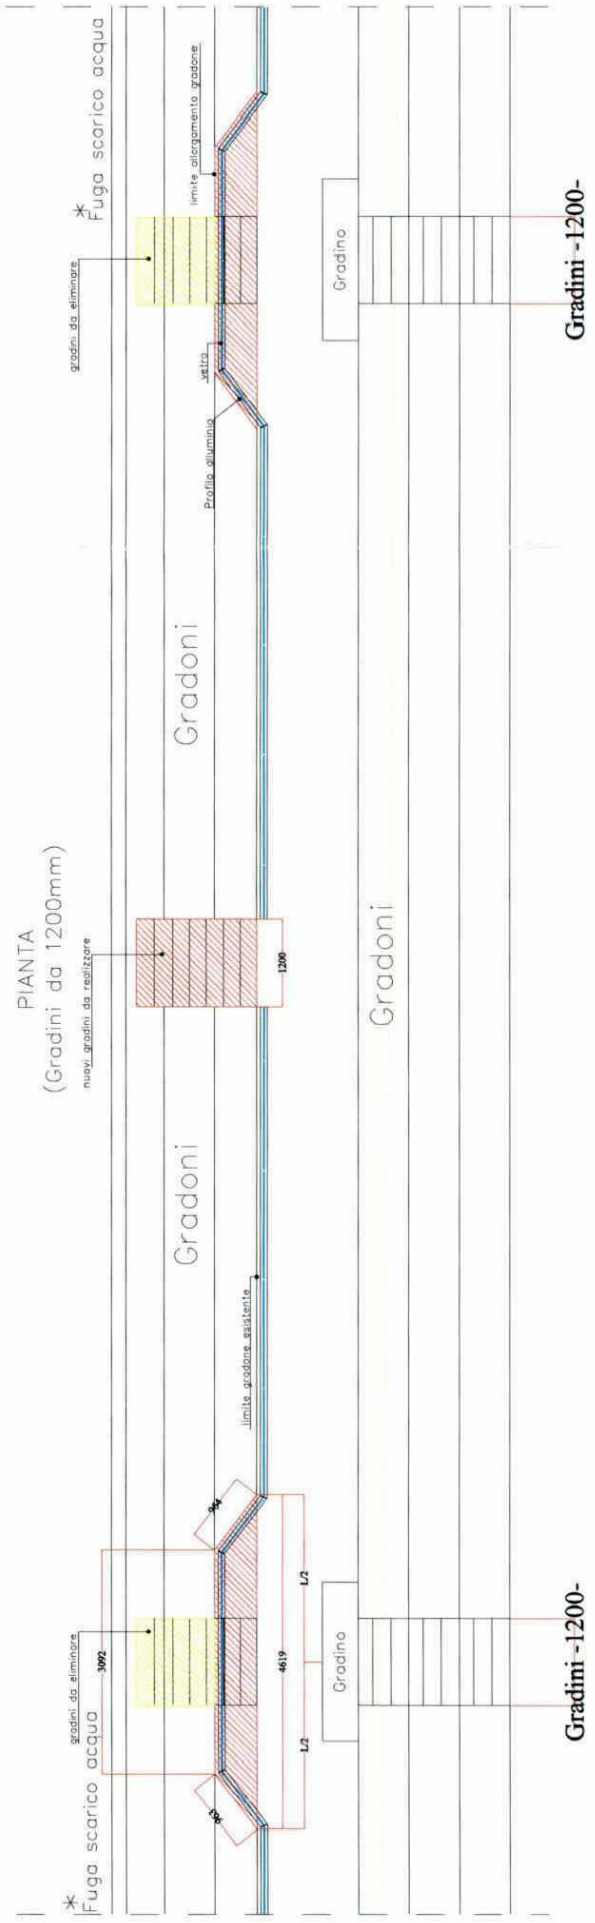

Gradini -1200-

Gradini -1200-



Gradini -2400-

Gradini -2400-

SCALA 1:50

PARTICOLARE TIPO ALLARGAMENTO CORSELLO